


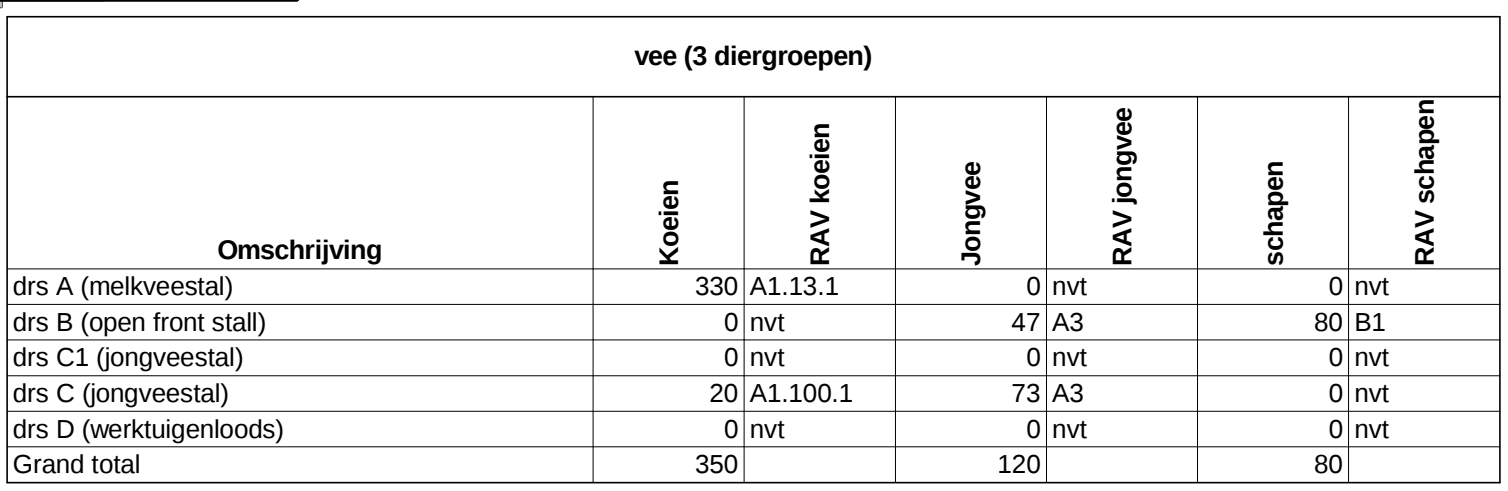

overige	
Type	aantal
kast zuren	2
kast-medicijn	2
kast-reinigingsmiddelen	2
kast-verdelingsmiddelen	1
Poedertbusser 12kg	9

vermogen verbrandingsmotoren			
omschrijving	aantal	P (kW)	P tot. (kW)
shovel 58,8	1	58,8	58,8
trekker verm 58,8 kw	2	58,8	117,6
trekker verm 73,5 kw	1	73,5	73,5
trekker verm 88,2 kw	1	88,2	88,2
trekker verm 110,25 kw	1	110,3	110,3
boiler gasgestookt	1	2,5	2,5
Grand total			450,9



vermogen elektrisch			
omschrijving	aantal	P (kW)	P tot (kW)
aandrijving windgedrijf	4	0,5	2,0
koelbehaandelbox	1	2,5	2,5
koelbooster	4	1,1	4,4
krachtkoelbox	8	2,5	20,0
vijsel	3	2,5	7,5
koelaggregaat	1	4,0	4,0
melkmengier	1	2,5	2,5
melkrobot	5	7,5	37,5
vacuumpomp	1	2,5	2,5
wedepoort	1	7,5	7,5
handgeïerdeerdchap	1	2,5	2,5
Grand total			92,9

opslag stoffen			
omschrijving	aantal	inhoud (L)	inhoud toe (L)
dieseltank 500L	1	500	500
dieseltank 1000L	1	500	500
vat afgewerkte motorolie	1	60	60
vat hydrauliekolie in bak	1	60	60
vat afgewerkte olie	1	1000	1000
melkkoetsilo	1	25000	25000
Grand total			27120

mest- & ruwvoer hoeveelheden + aantal				
Omschrijving	Aantal	Ruwvoer (m3)	Drijmest (m3)	Vaste mest (m3)
drs A (melkveestaf)	1	0	7400	0
drs B (open tot stal)	1	0	1000	0
drs C1 (jongveestaf)	1	0	0	0
drs C (ongeveerstaf)	1	0	1500	0
drs D (verkuiperloids)	1	0	0	0
ruwvoerstoel 1	1	2200	0	0
ruwvoerstoel 2	1	2200	0	0
ruwvoerstoel 3	1	644	0	0
ruwvoerstoel 4	1	422	0	0
ruwvoerstoel 5	1	422	0	0
Gesamt	6880	9000	0	0

WERKNO: roo006	LOCATIE: Kadastrale gemeente: Katwoude Sectie: C Nr.:
BLAD: M.A.01	OMSCHRIJVING Plattegrondtekening t.b.v. pl
SCHAL: 1:200 1:2000	OPDRACHTGEVER Fa. Roos Hoogdijk 24, 1145 PN Katwoude

PROJECTADRES		J. Verweij	
DATUM 10-07-2014		GETEKEND K. de Weerd	
WILDSCHAP	A	D	G
	B	E	H
	C	F	I
© COPYRIGHT 2012 ALLE RECHTEN VOORBEHOUDEN			

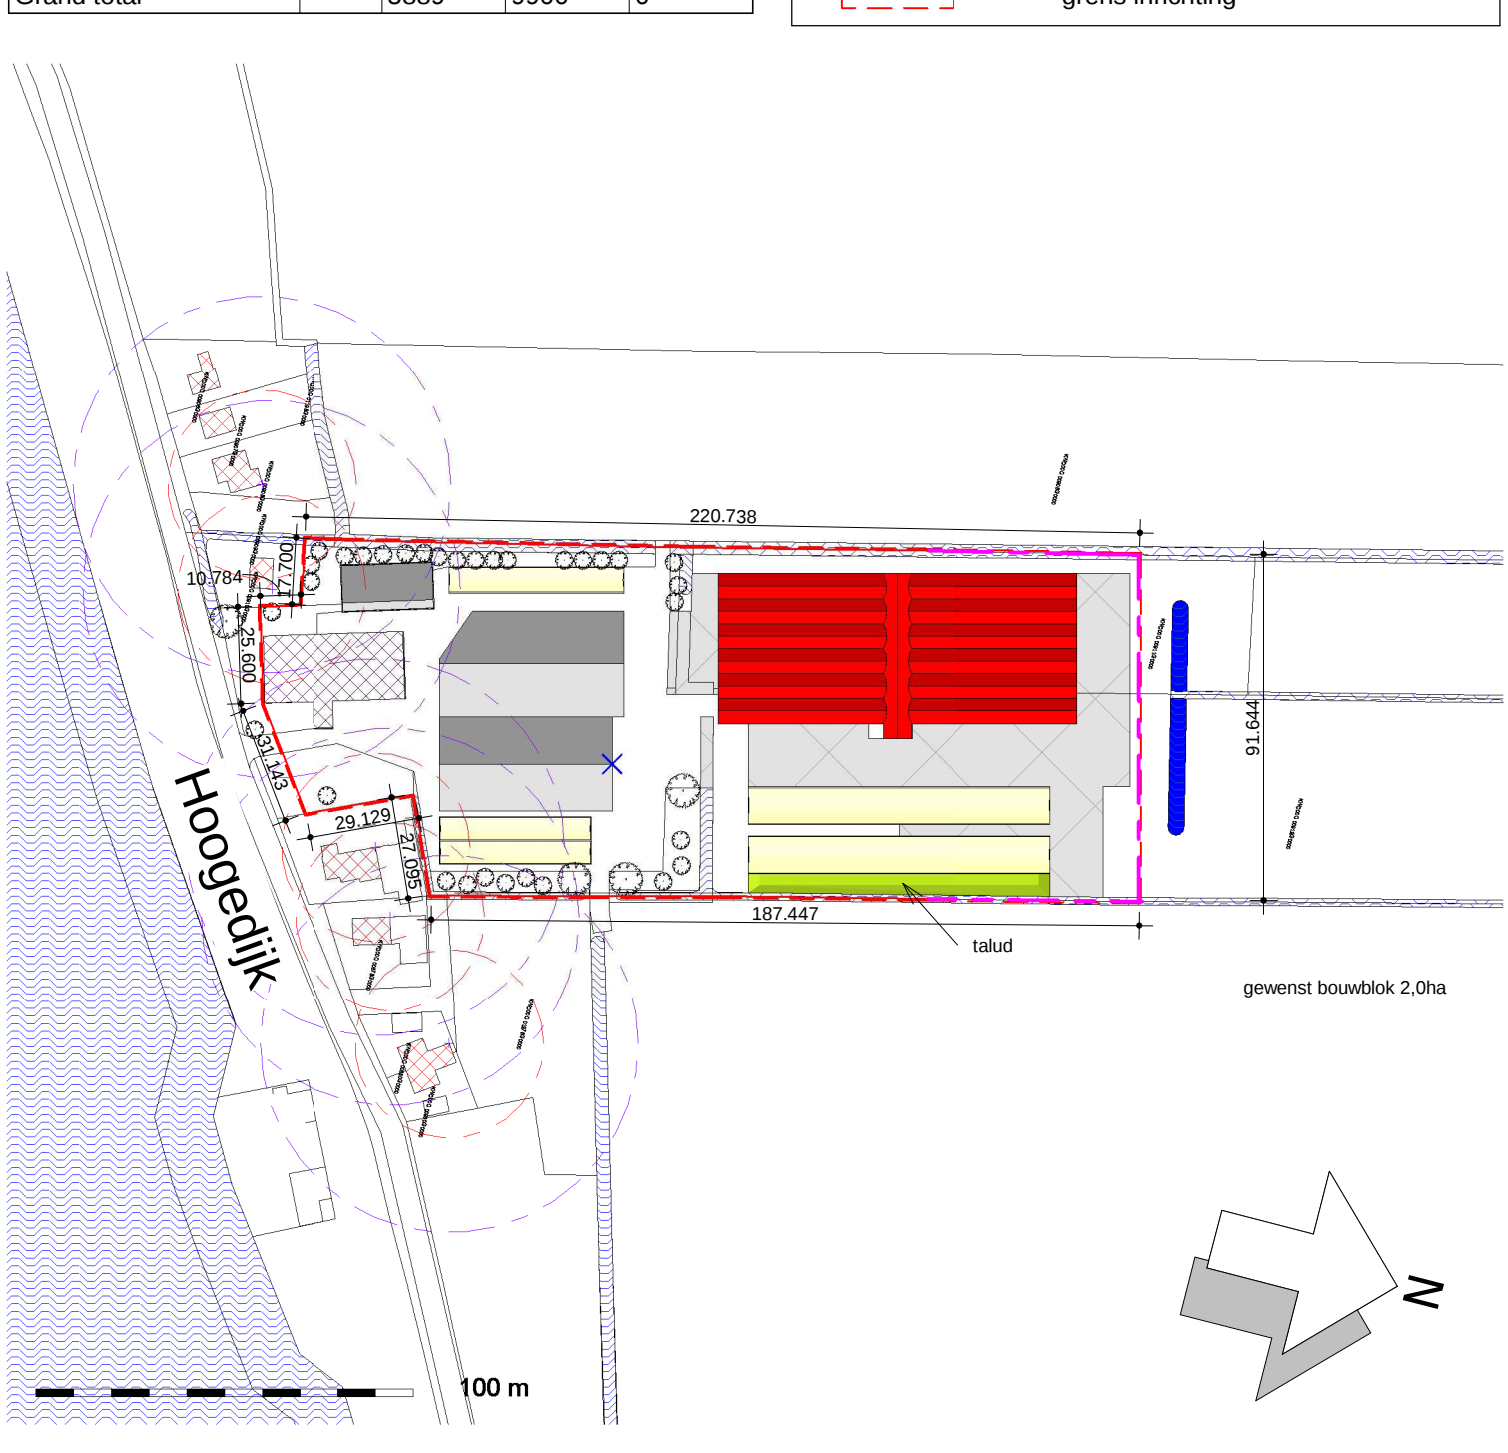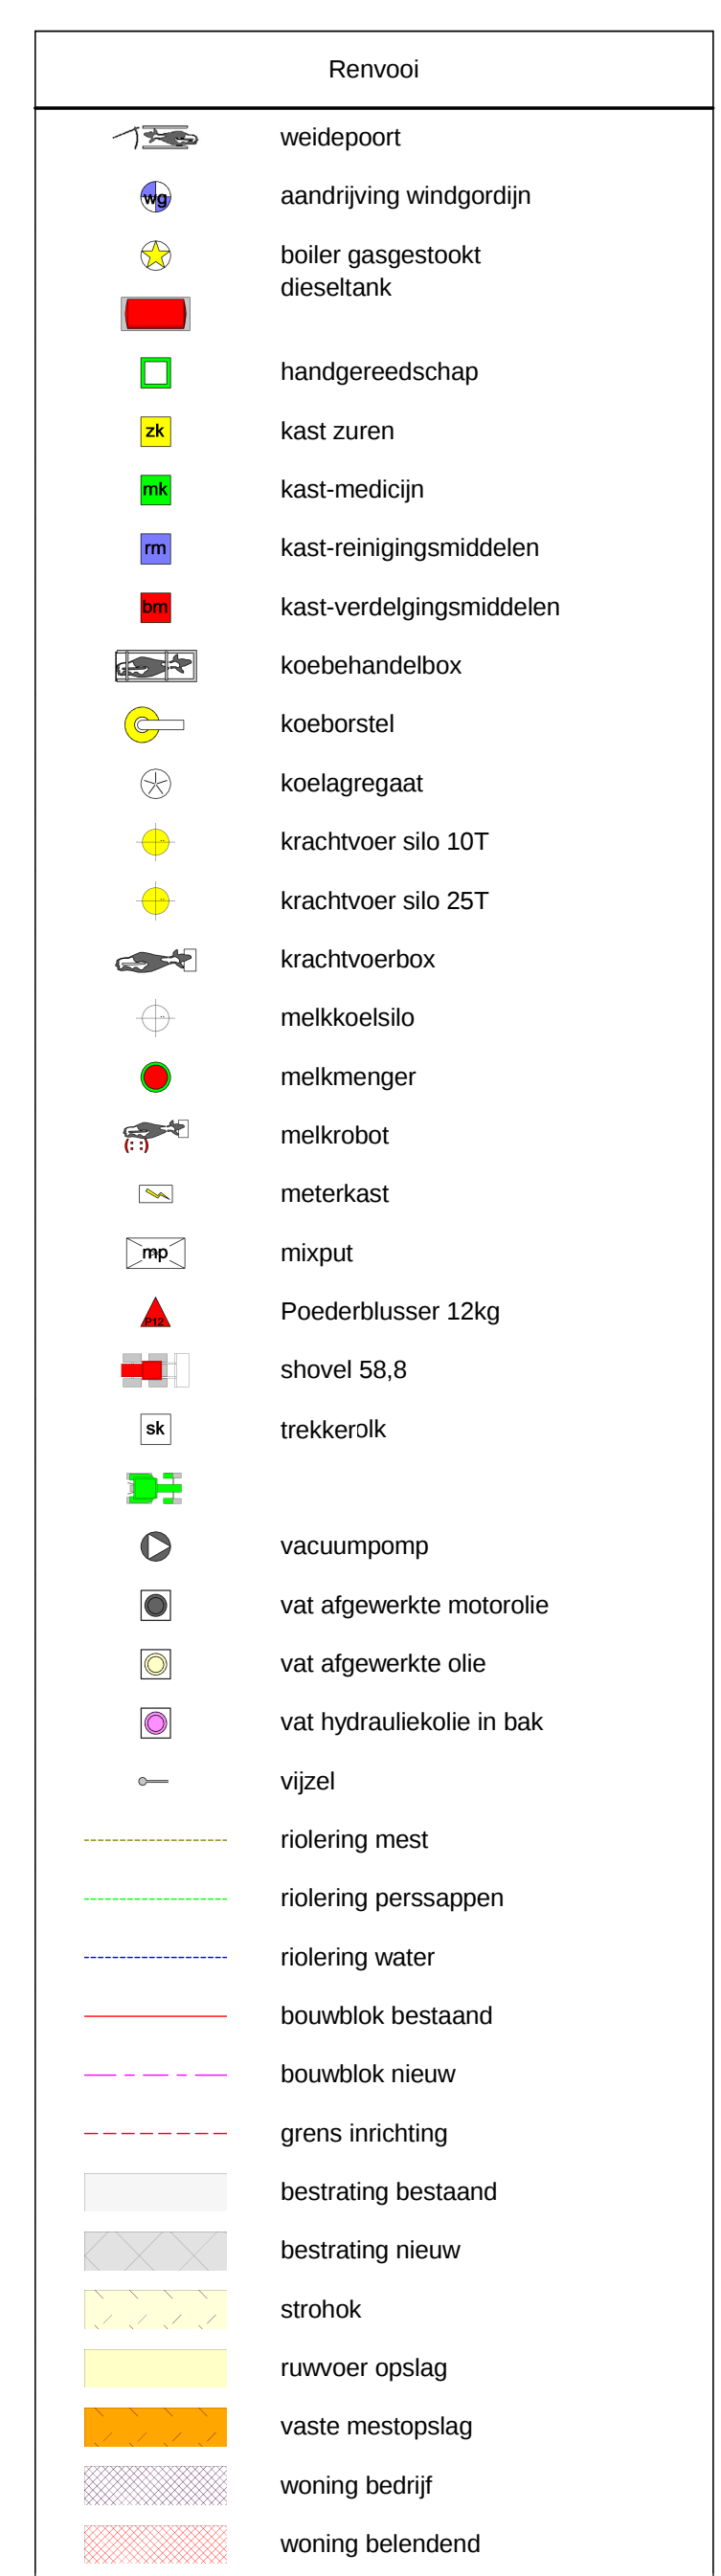

VERNO: roo006		LOCATIE: Kadastrale gemeente: Katwoude Sectie: C No: 914	
BLAD: M.A.01		OMSCHRIJVING: Plattegrondontekening t.b.v. plan MER	
SCHAAL: 1:200 1:2000		OORSHAFGEVER: Pla. Room Hoogvliet 24, 1145 PN Katwoude	
		HANTOEGENDE OPDRACHTGEVER	
PROJECTAANGAVER: J. Verweij			
DATUM: 10-07-2014		AANTALLEN: K , de W D B E H F H	
A A B B C C D D E E F F			
© copyright 2014, alle rechten voorbehouden. De afbeelding is beschermd door de auteurswet van 1912 en de auteurswet van 1912. De afbeelding is beschermd door de auteurswet van 1912.			